




PIANTA A Q=-9,70

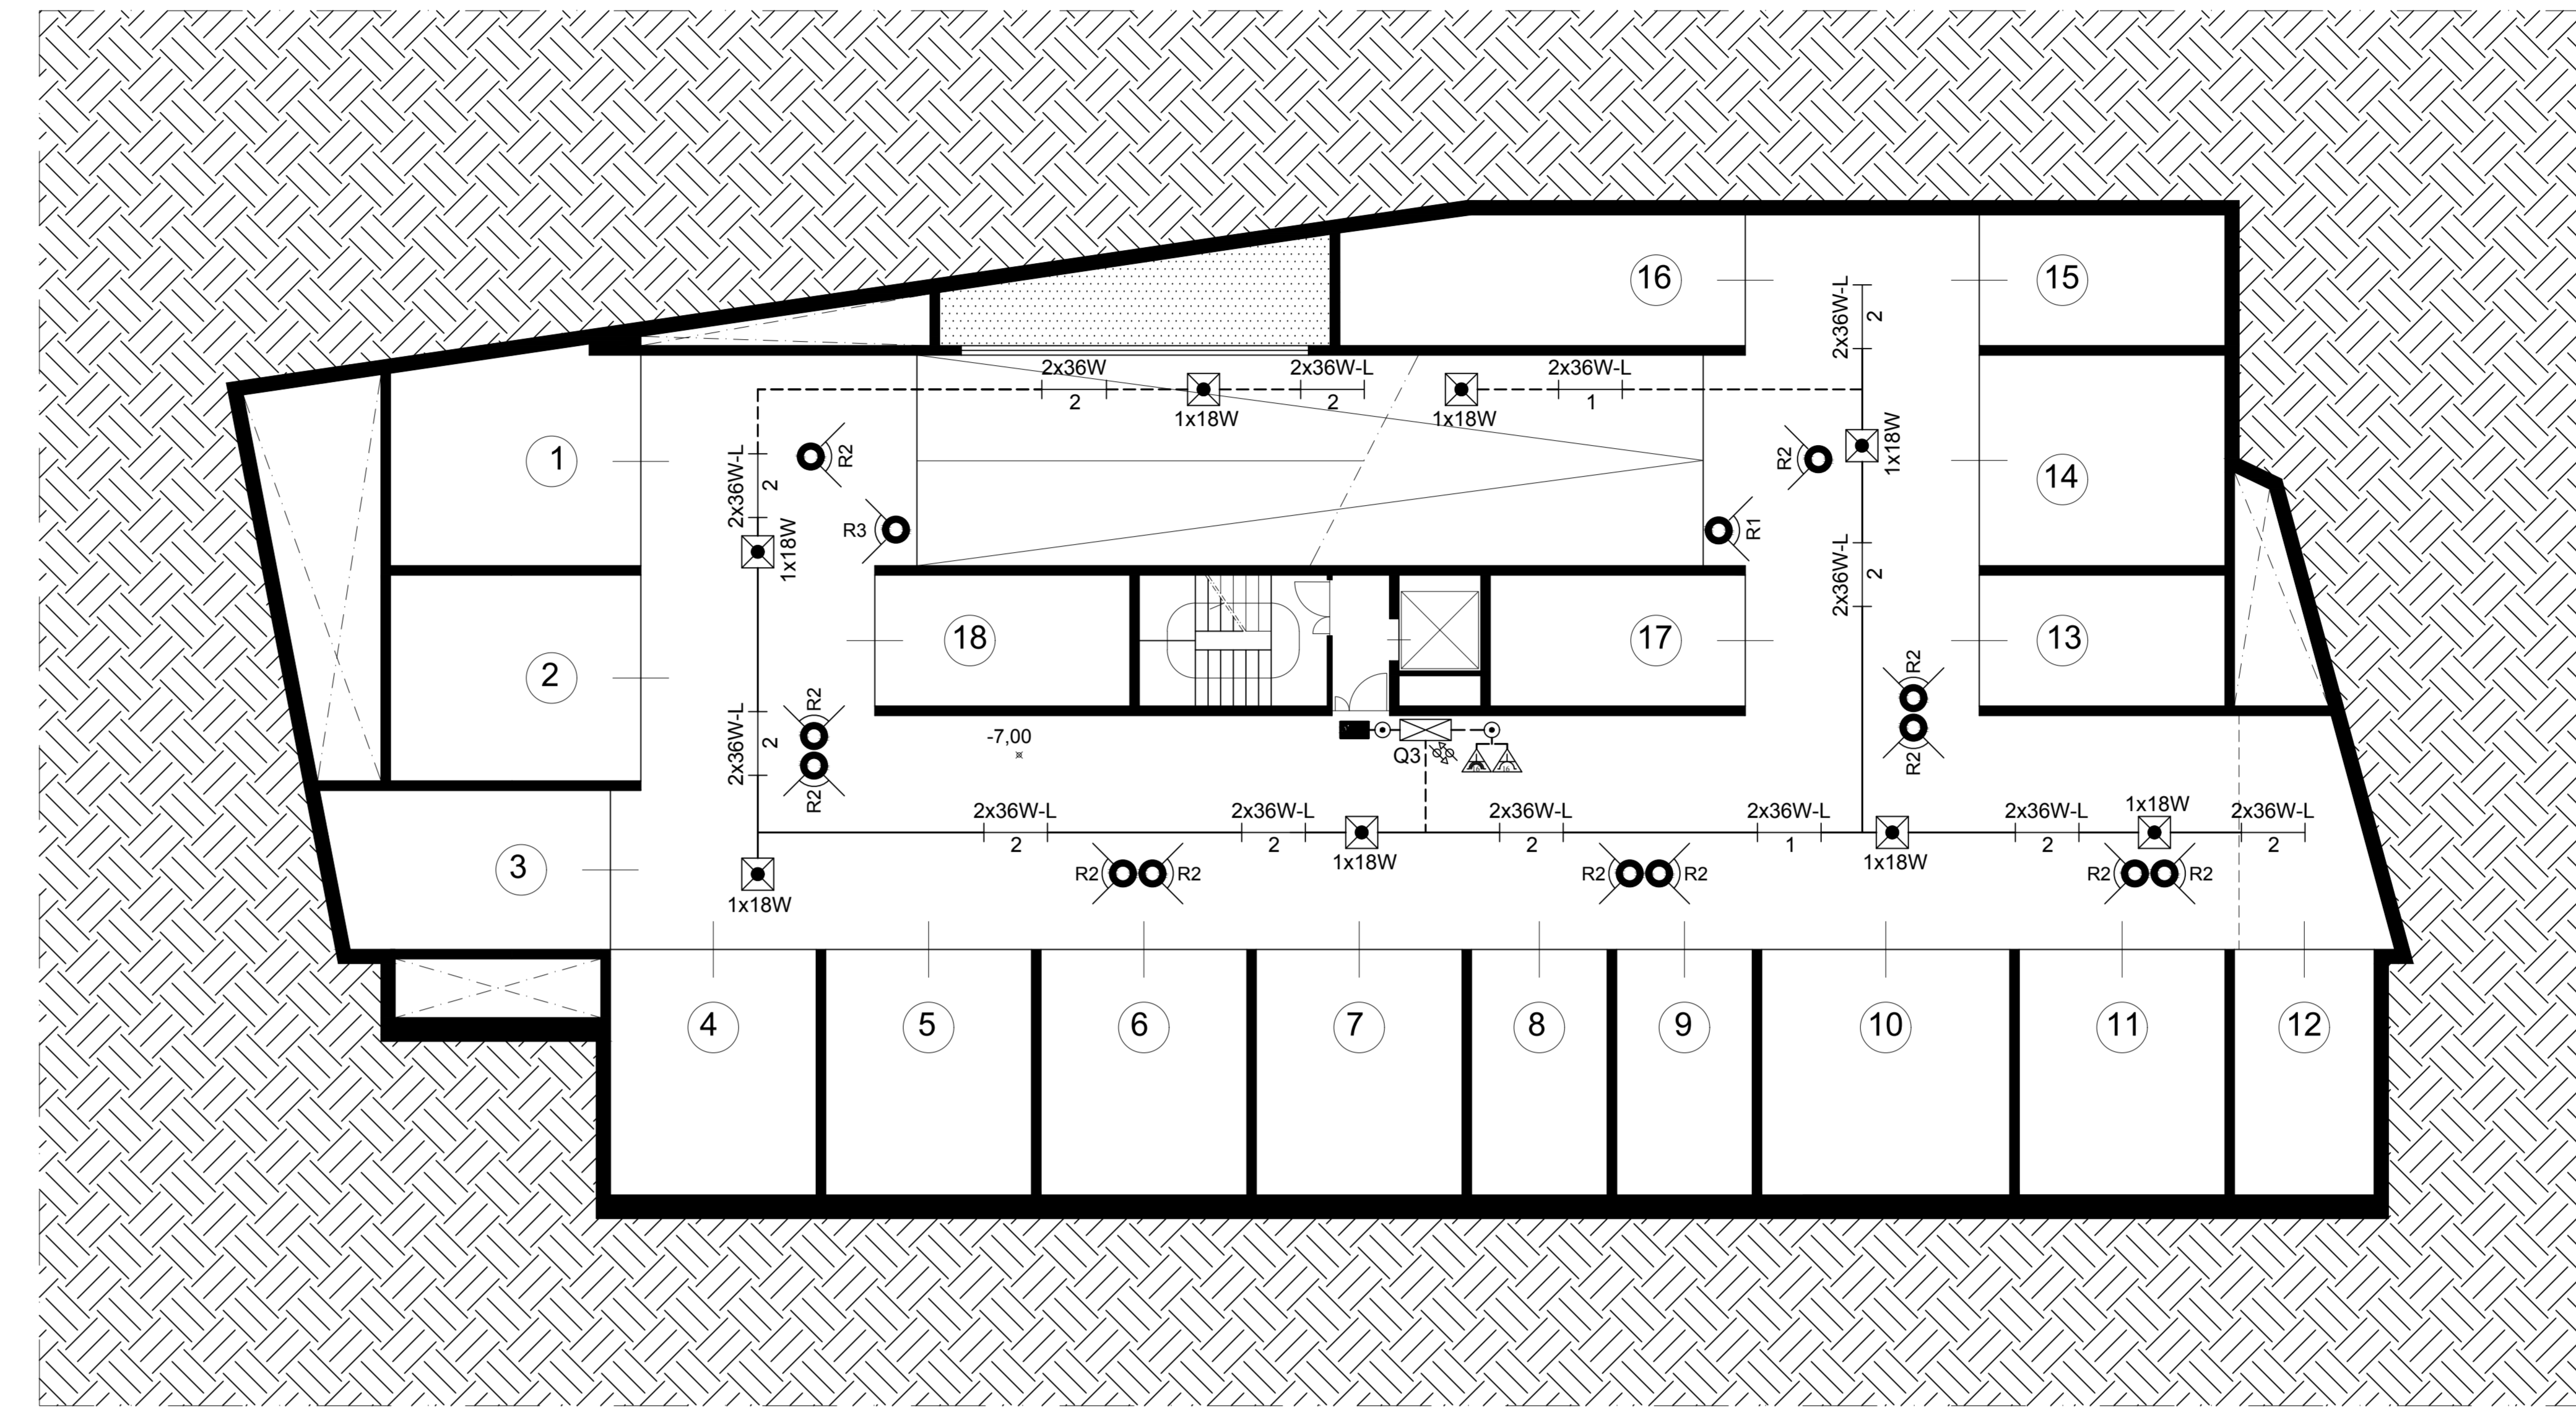

PIANTA A Q=-7,00

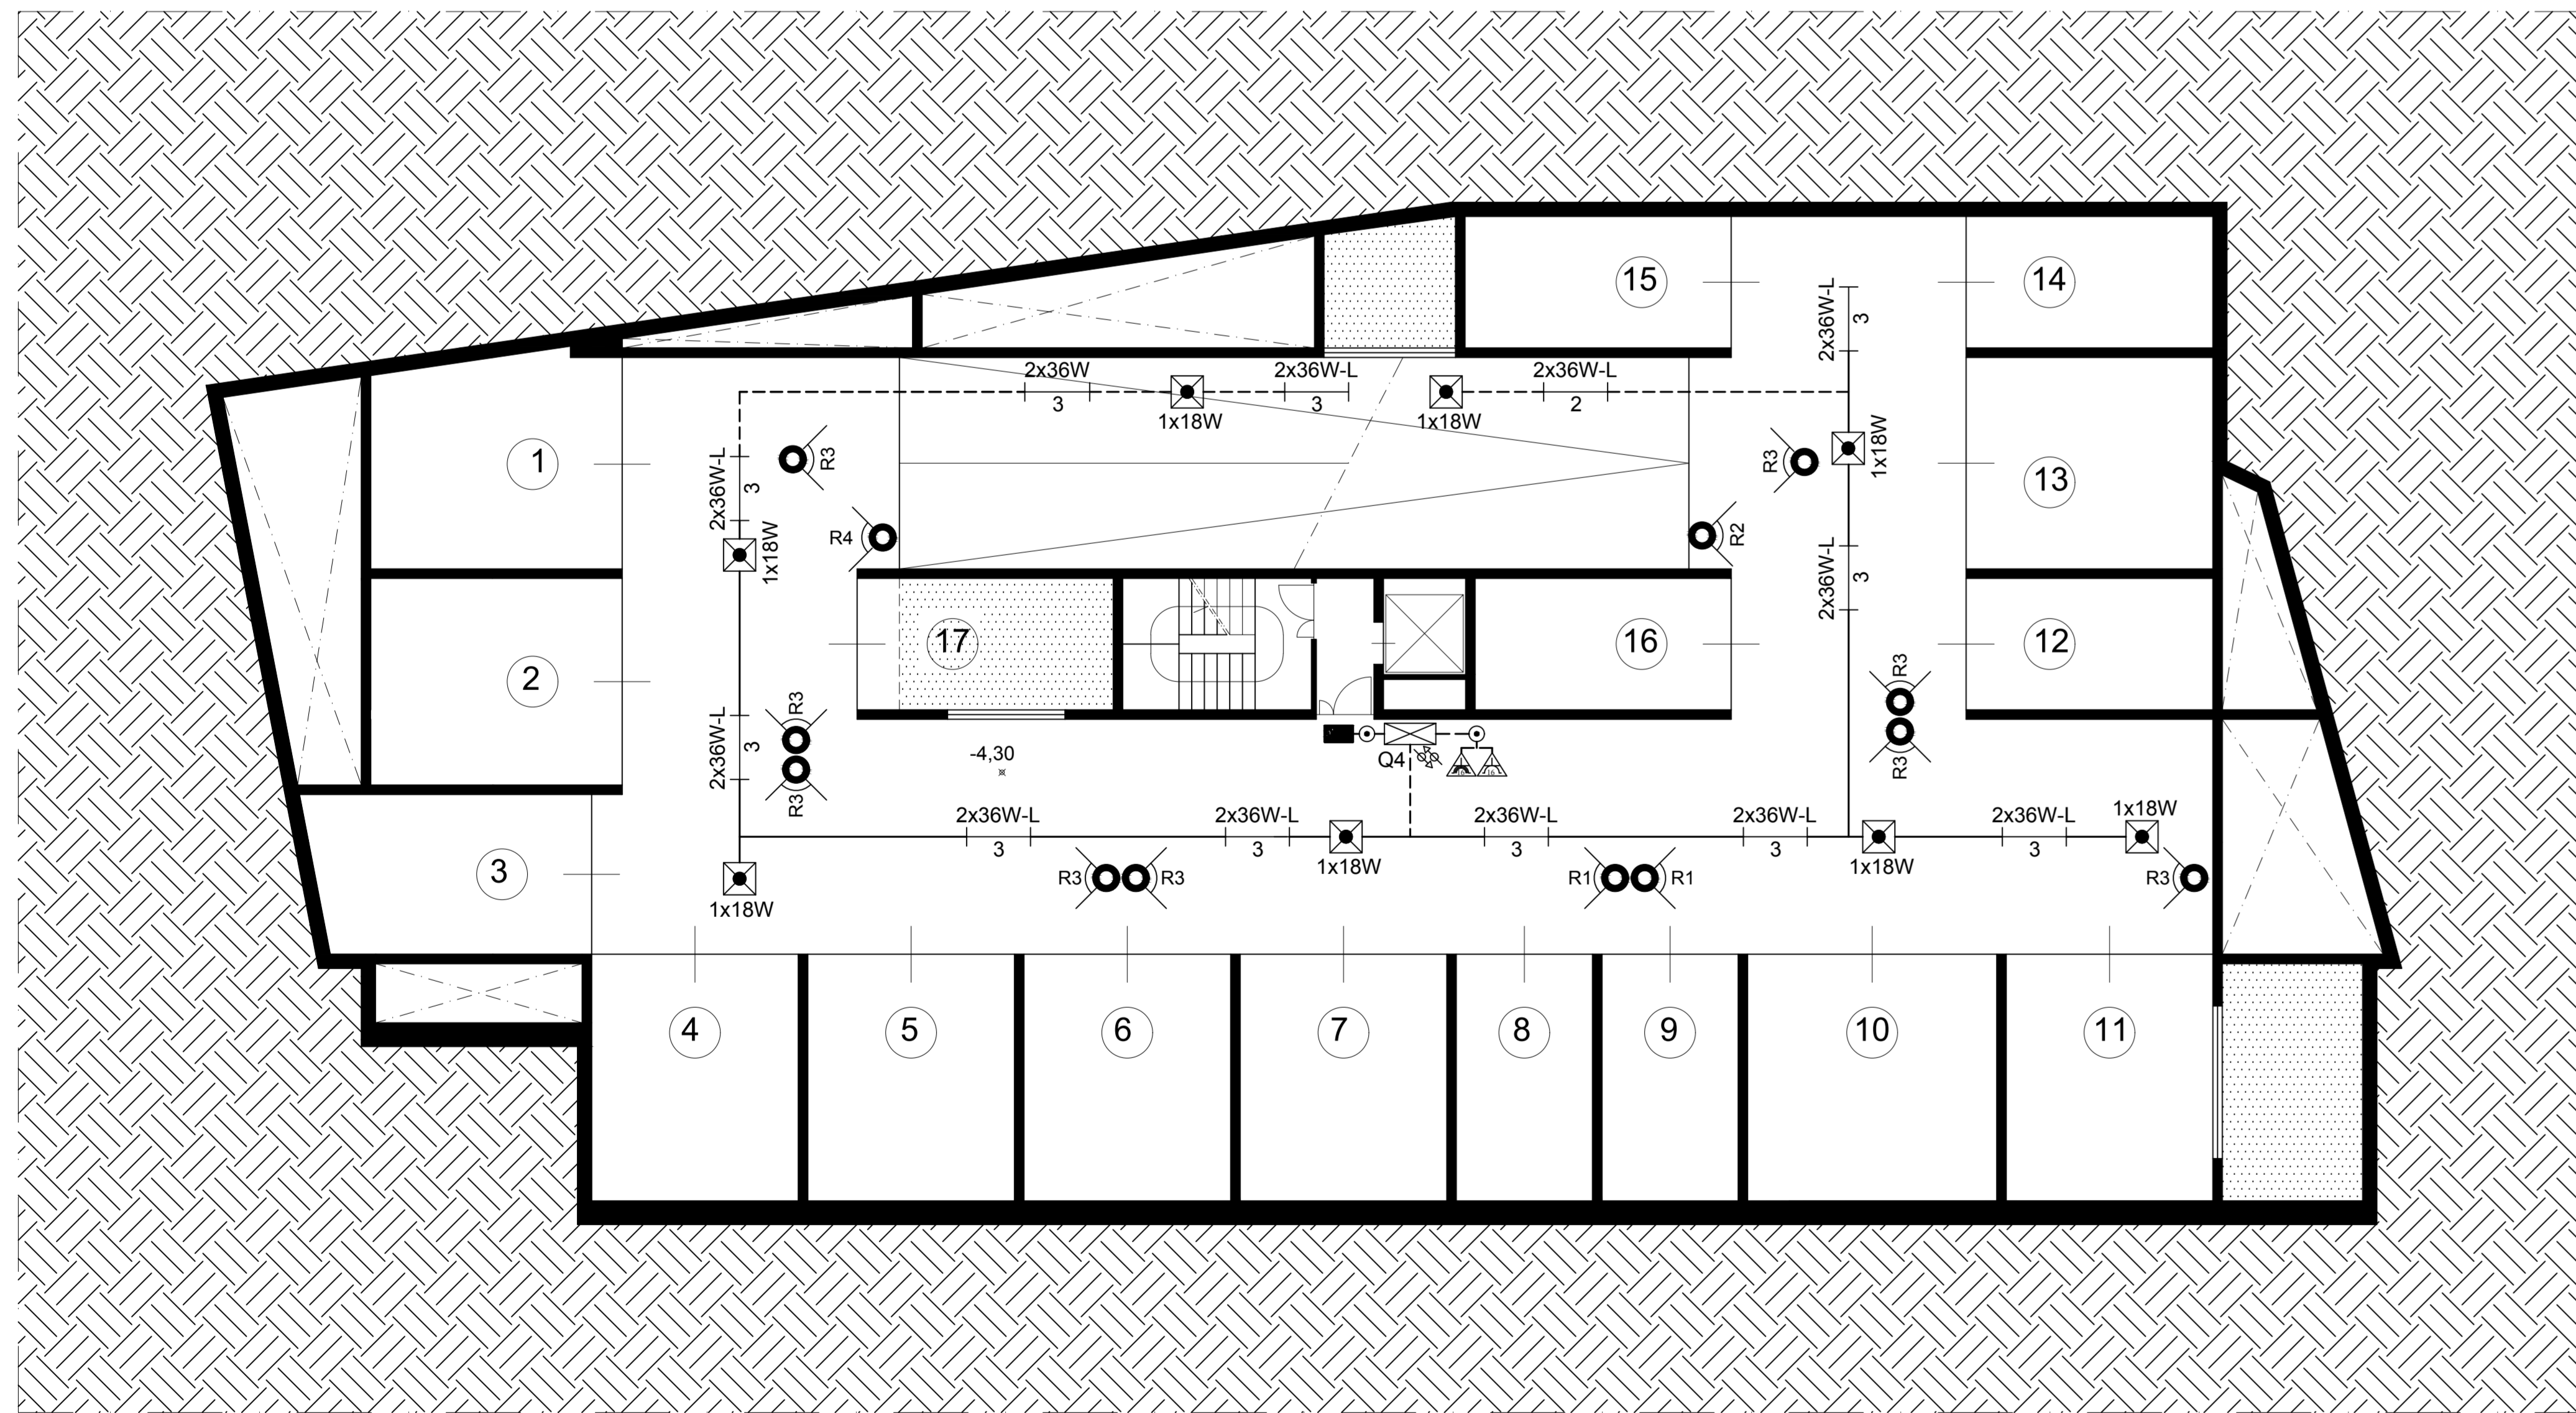


PIANTA A Q=-4,30

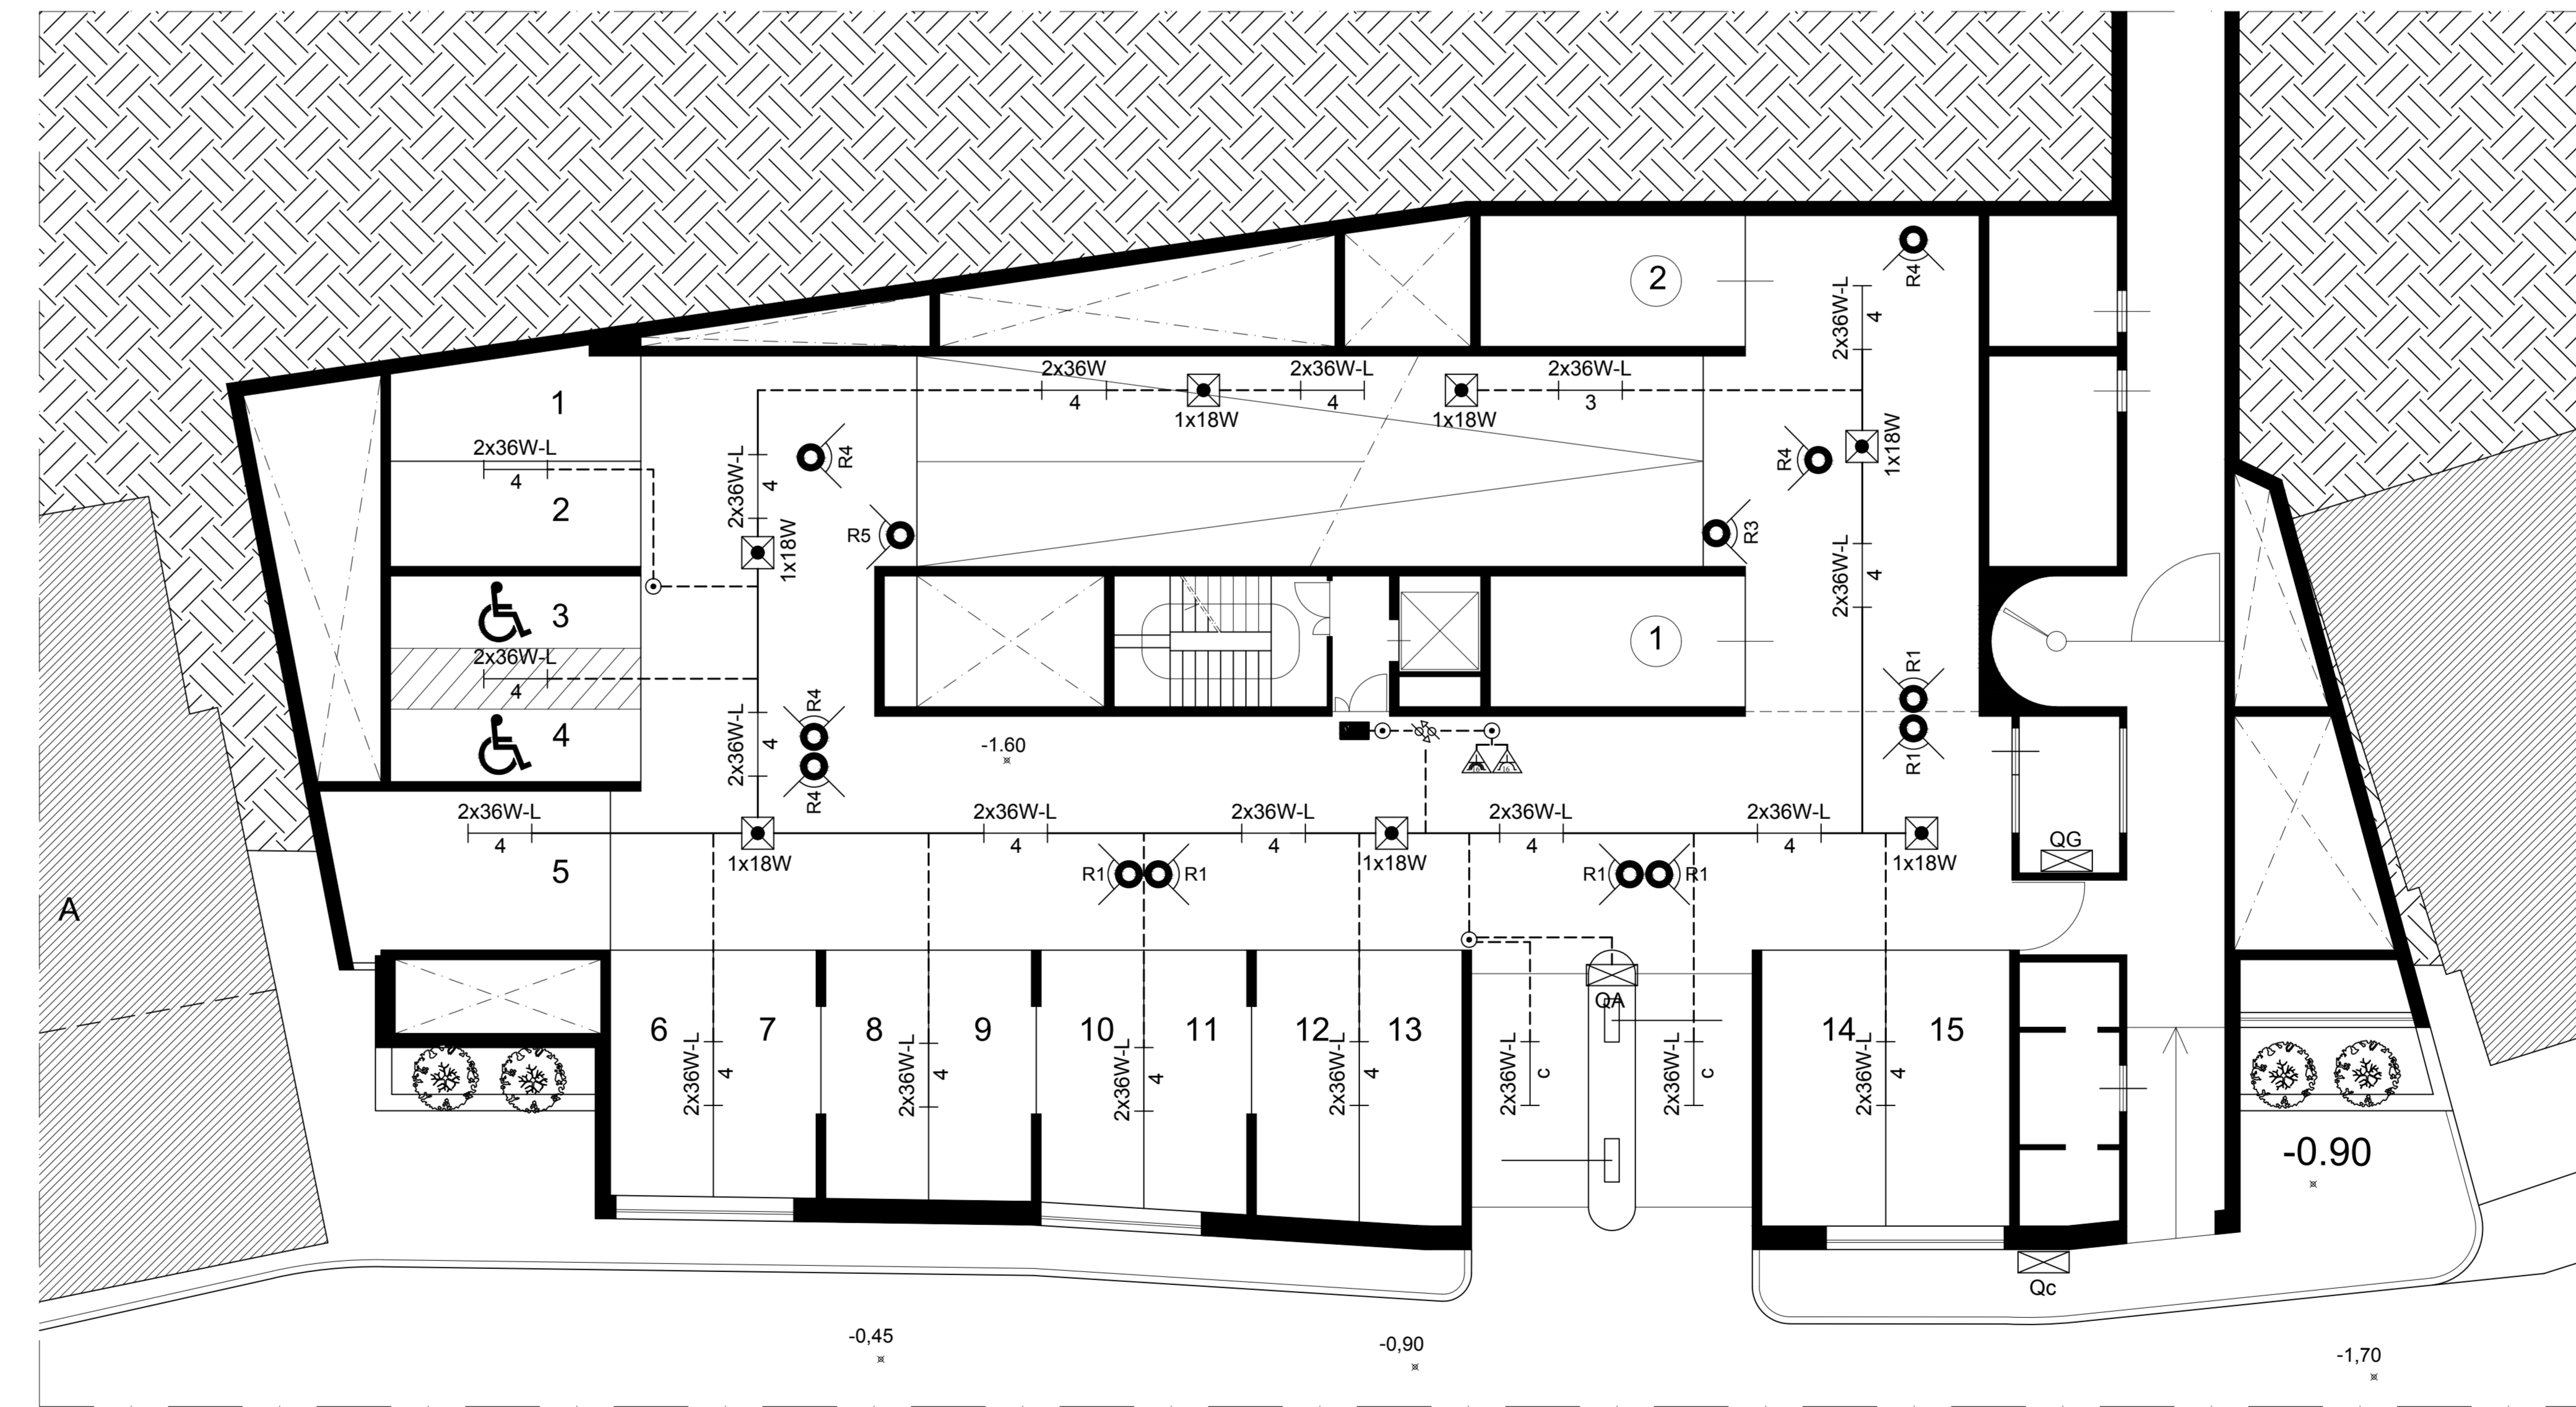

PIANTA A Q=-1,60

LEGENDA		ABACO SEZIONI	
---	LINEA ELETTRICA IN CANALE METALLICO	---	dorsale illuminazione garage
---	LINEA ELETTRICA IN TUBAZIONE RK 15	---	derivazione illuminazione garage
---	PLAF. CON LAMPADE LED IP24	---	alimentazione illum. emergenza
○	CASSETTA DI DERIVAZIONE	---	derivazione illum. emergenza
○	RILEVATORE DI PRESENZA	---	dorsale linea rilevatori
□	PLAF. DI EMERGENZA CON LAMPADE FLUORESCENTI 1x18W IP44	---	derivazione linea rilevatori
□	PLAF. DI EMERGENZA CON LAMPADE FLUORESCENTI 1x11W IP44	---	
△	PRESA CEE 2P+T	---	
△	PRESA CEE 3P+N+T	---	
↑	MONTANTE ASCENDENTE	---	
↓	MONTANTE DISCENDENTE	---	
□	QUADRO ELETTRICO DI PIANO	---	
□	QUADRO ELETTRICO POMPE ANTINCENDIO	---	
□	QUADRO ELETTRICO GENERALE	---	
□	QUADRO ELETTRICO CONSEGNA ENEL	---	

ALIMENTAZIONE BOX TIPO  
Scala 1:25

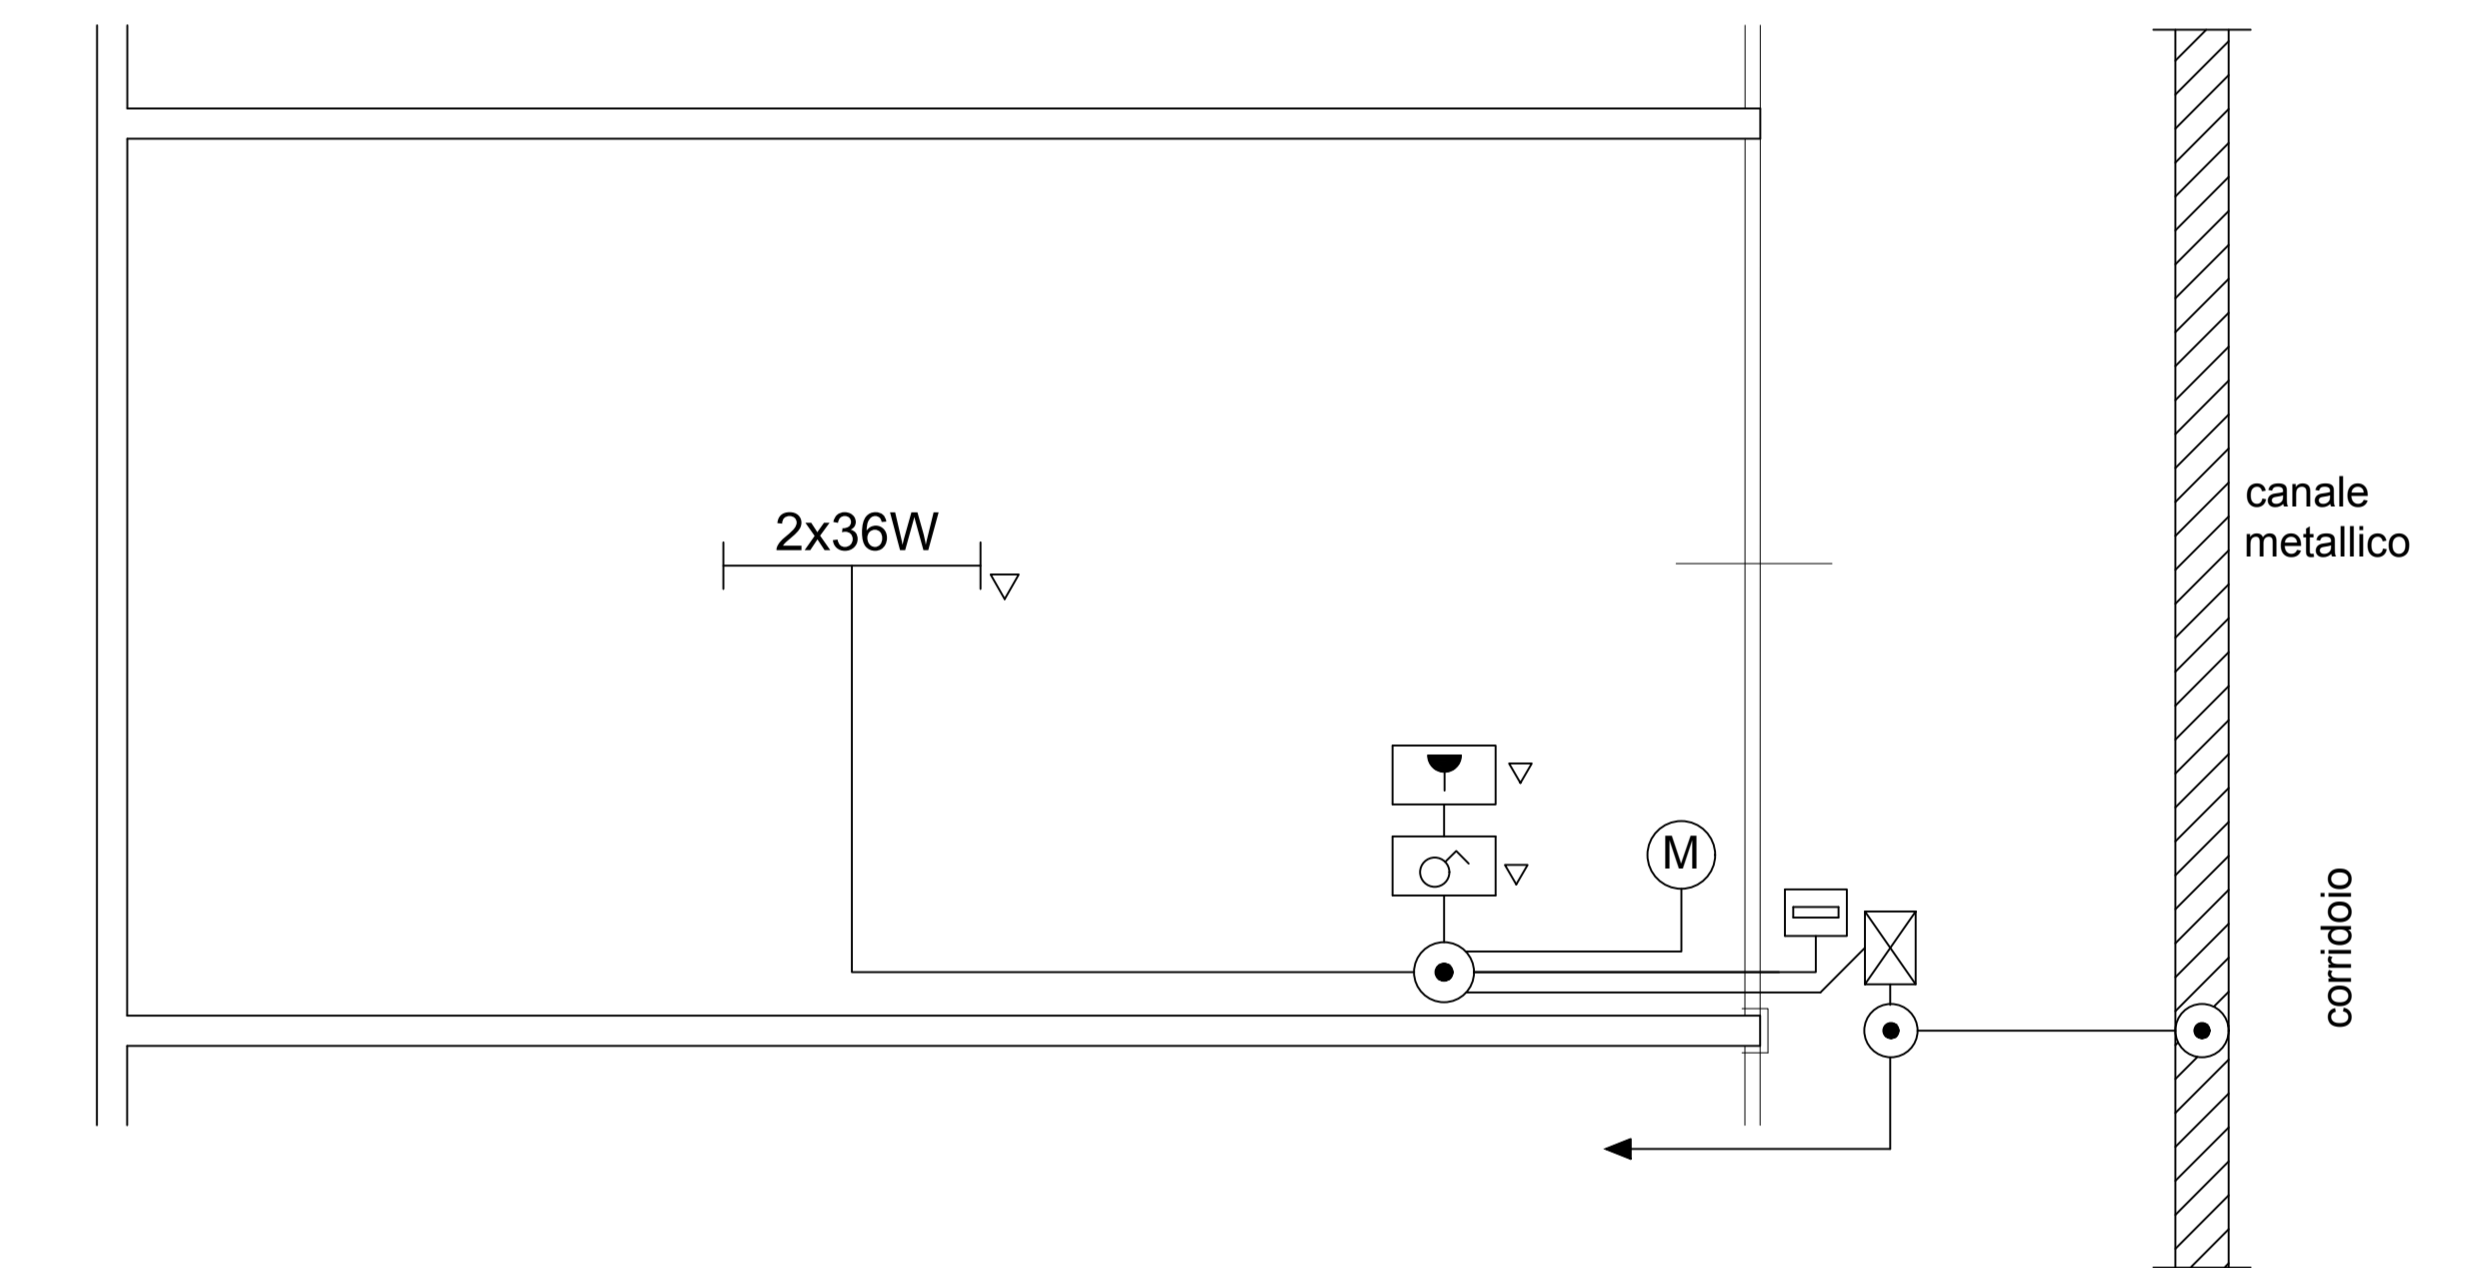

LEGENDA		ABACO SEZIONI	
---	LINEA ELETTRICA IN CANALE METALLICO	---	circolo illuminazione
---	LINEA ELETTRICA IN TUBAZIONE A VISTA RK 15	---	circolo prese
○	CASSETTA DI DERIVAZIONE	---	
□	CASSETTA CONTENIMENTO FRUTTI	---	
▽	GRADO di PROTEZIONE IP244	---	
□	PLAF. CON LAMPADE FLUORESCENTI IP244	---	
○	INTERRUTTORE	---	
▽	PRESA 10/16A - BIPASSO	---	
○	ALIMENTAZIONE MOTORIZZ. SERRANDA	---	
□	SELETORE A CHIAVE	---	
□	QUADRO CON INTERRUTTORE E CONTATORE	---	

COMUNE DI POSITANO (SA)		TAV. C11010	
Intervento di realizzazione di un parcheggio con impianto di collegamento meccanizzato alla strada per il cantiere		IMPIANTO ELETTRICO ILLUMINAZIONE E PRESE	
Progettista:		AUTORELLA s.p.a.	
Promotore: Gemip s.p.a.		AUTORELLA s.p.a.	
Disegnato da:	Approvato da:	Nome File:	Autore:
Modificato da:	Verificato da:	Stampato:	Stampa:
Stampato il:	Stampato in:	Stampato da:	Stampato su: